



Seção 01
ESCALA.....1:50

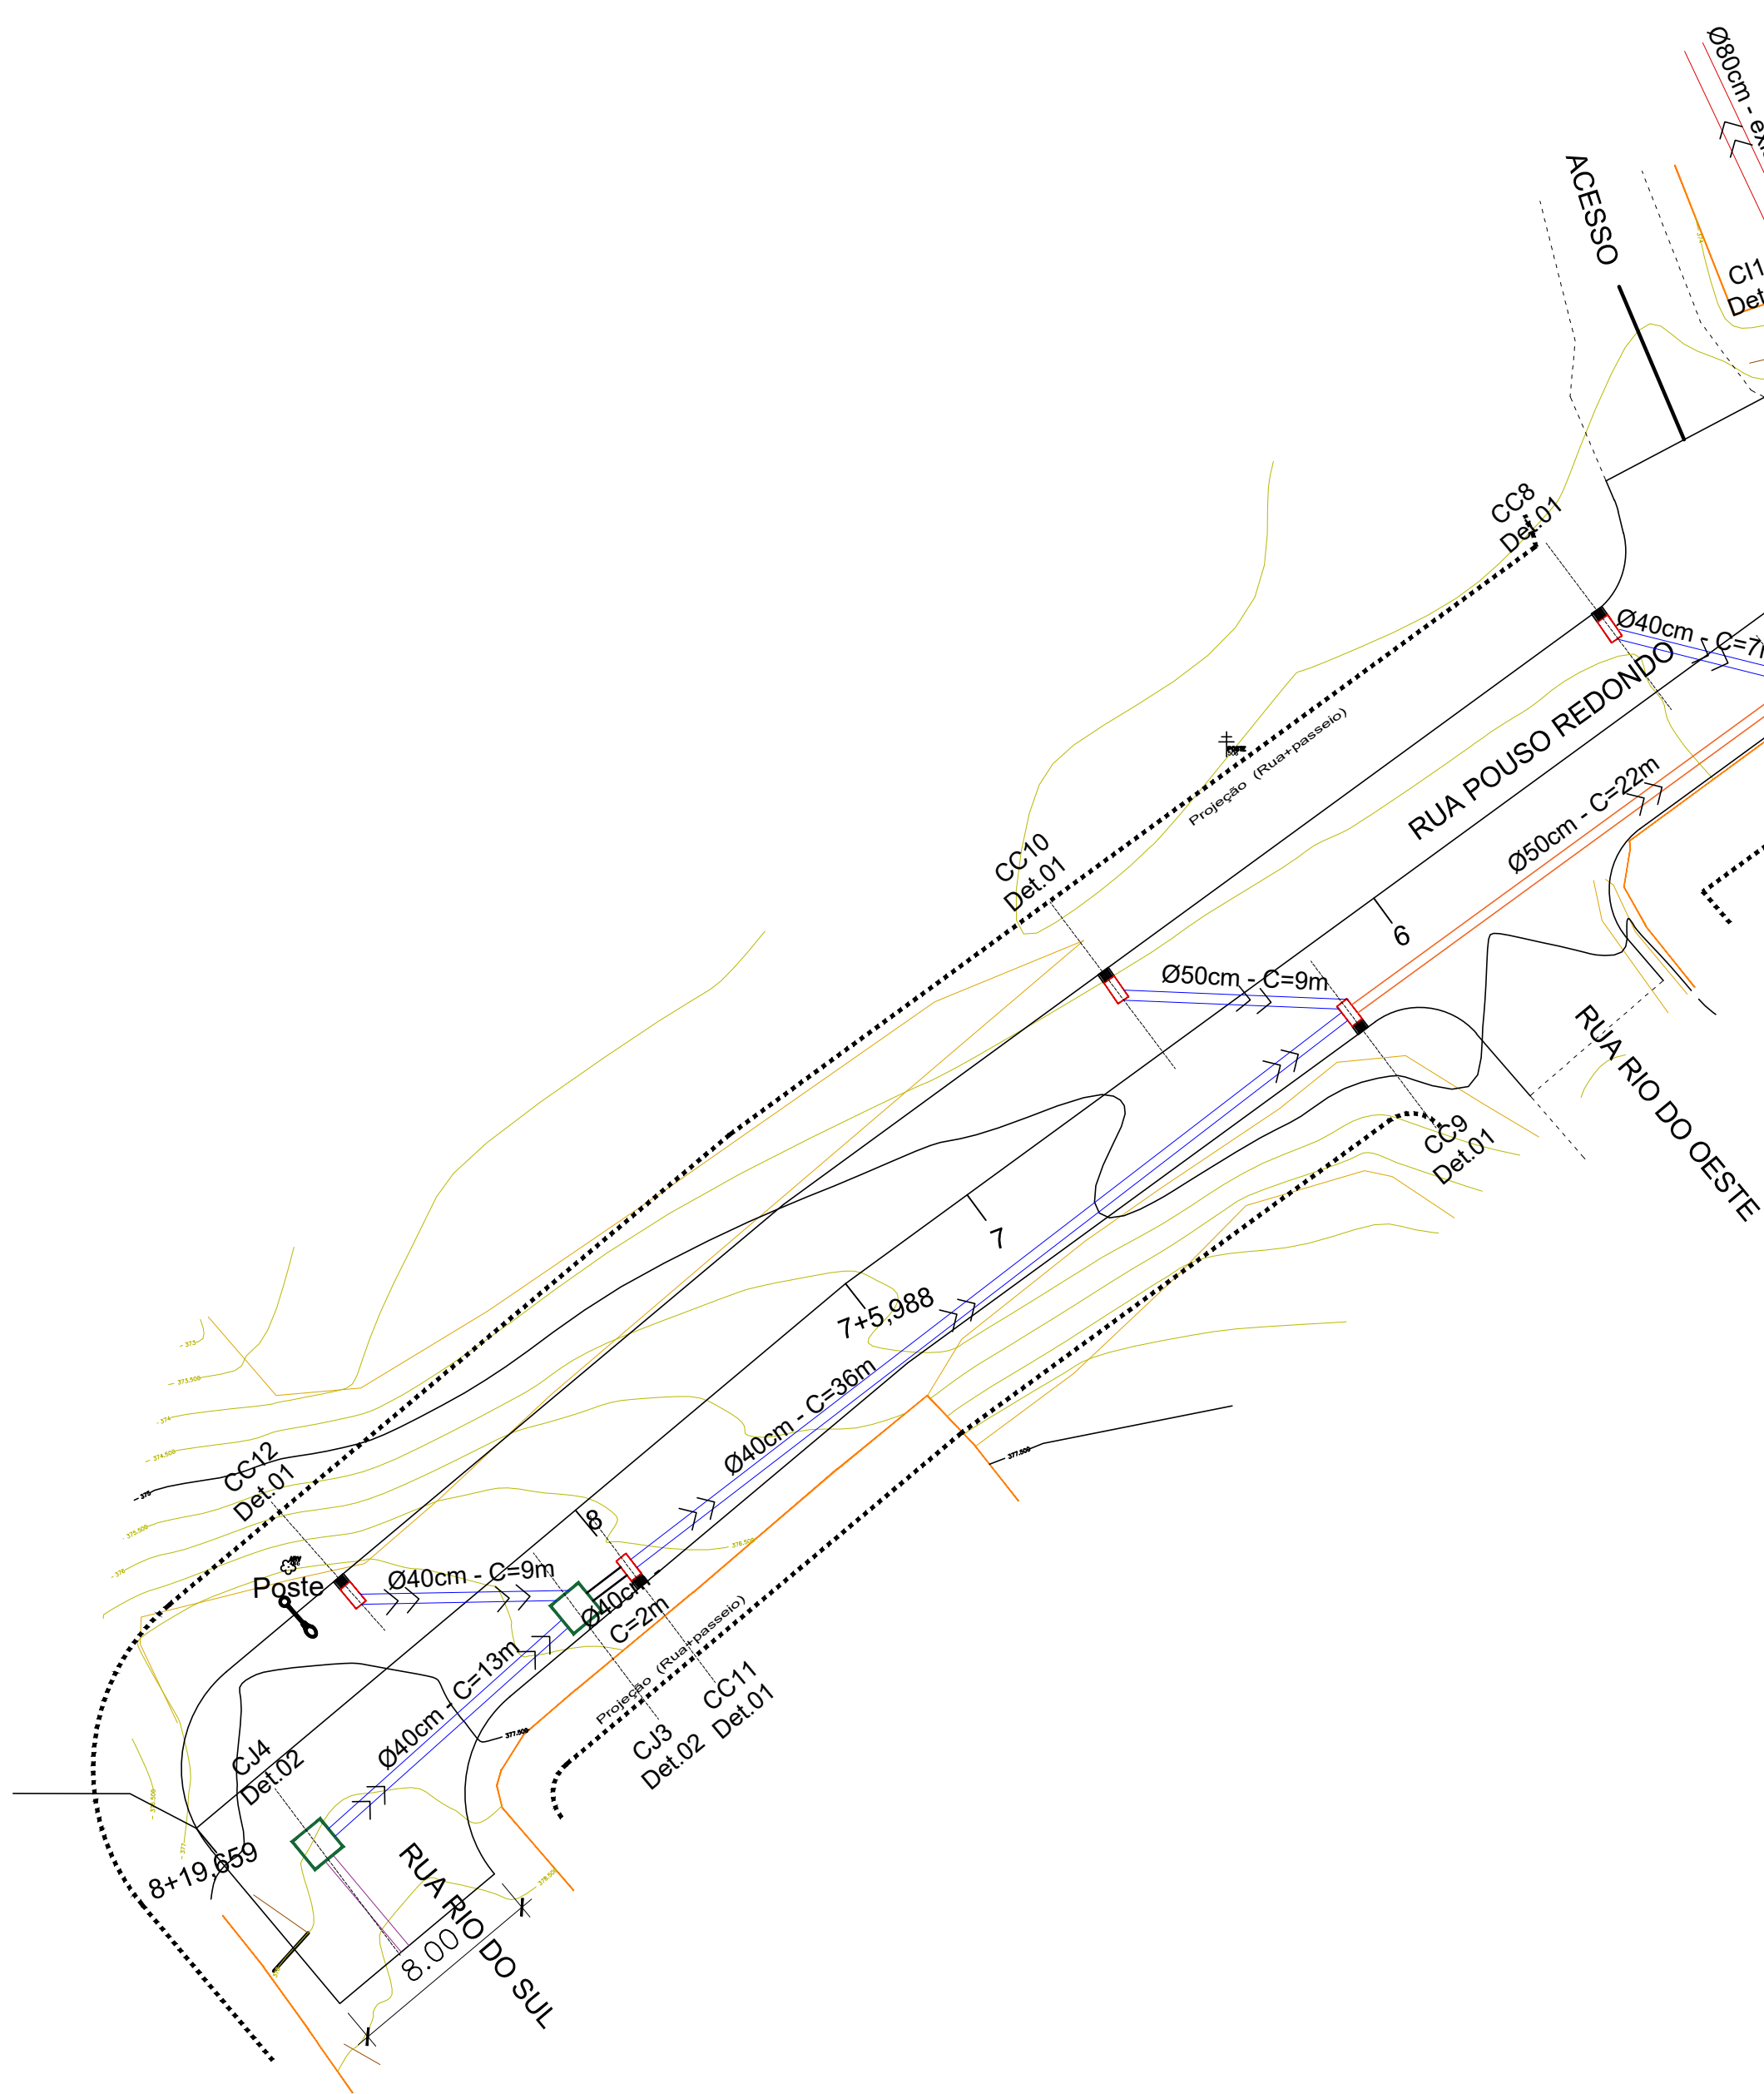

PLANTA BAIXA
ESCALA.....1:250

DET. 01 - CAIXA DE CAPTAÇÃO
ESCALA 1/25

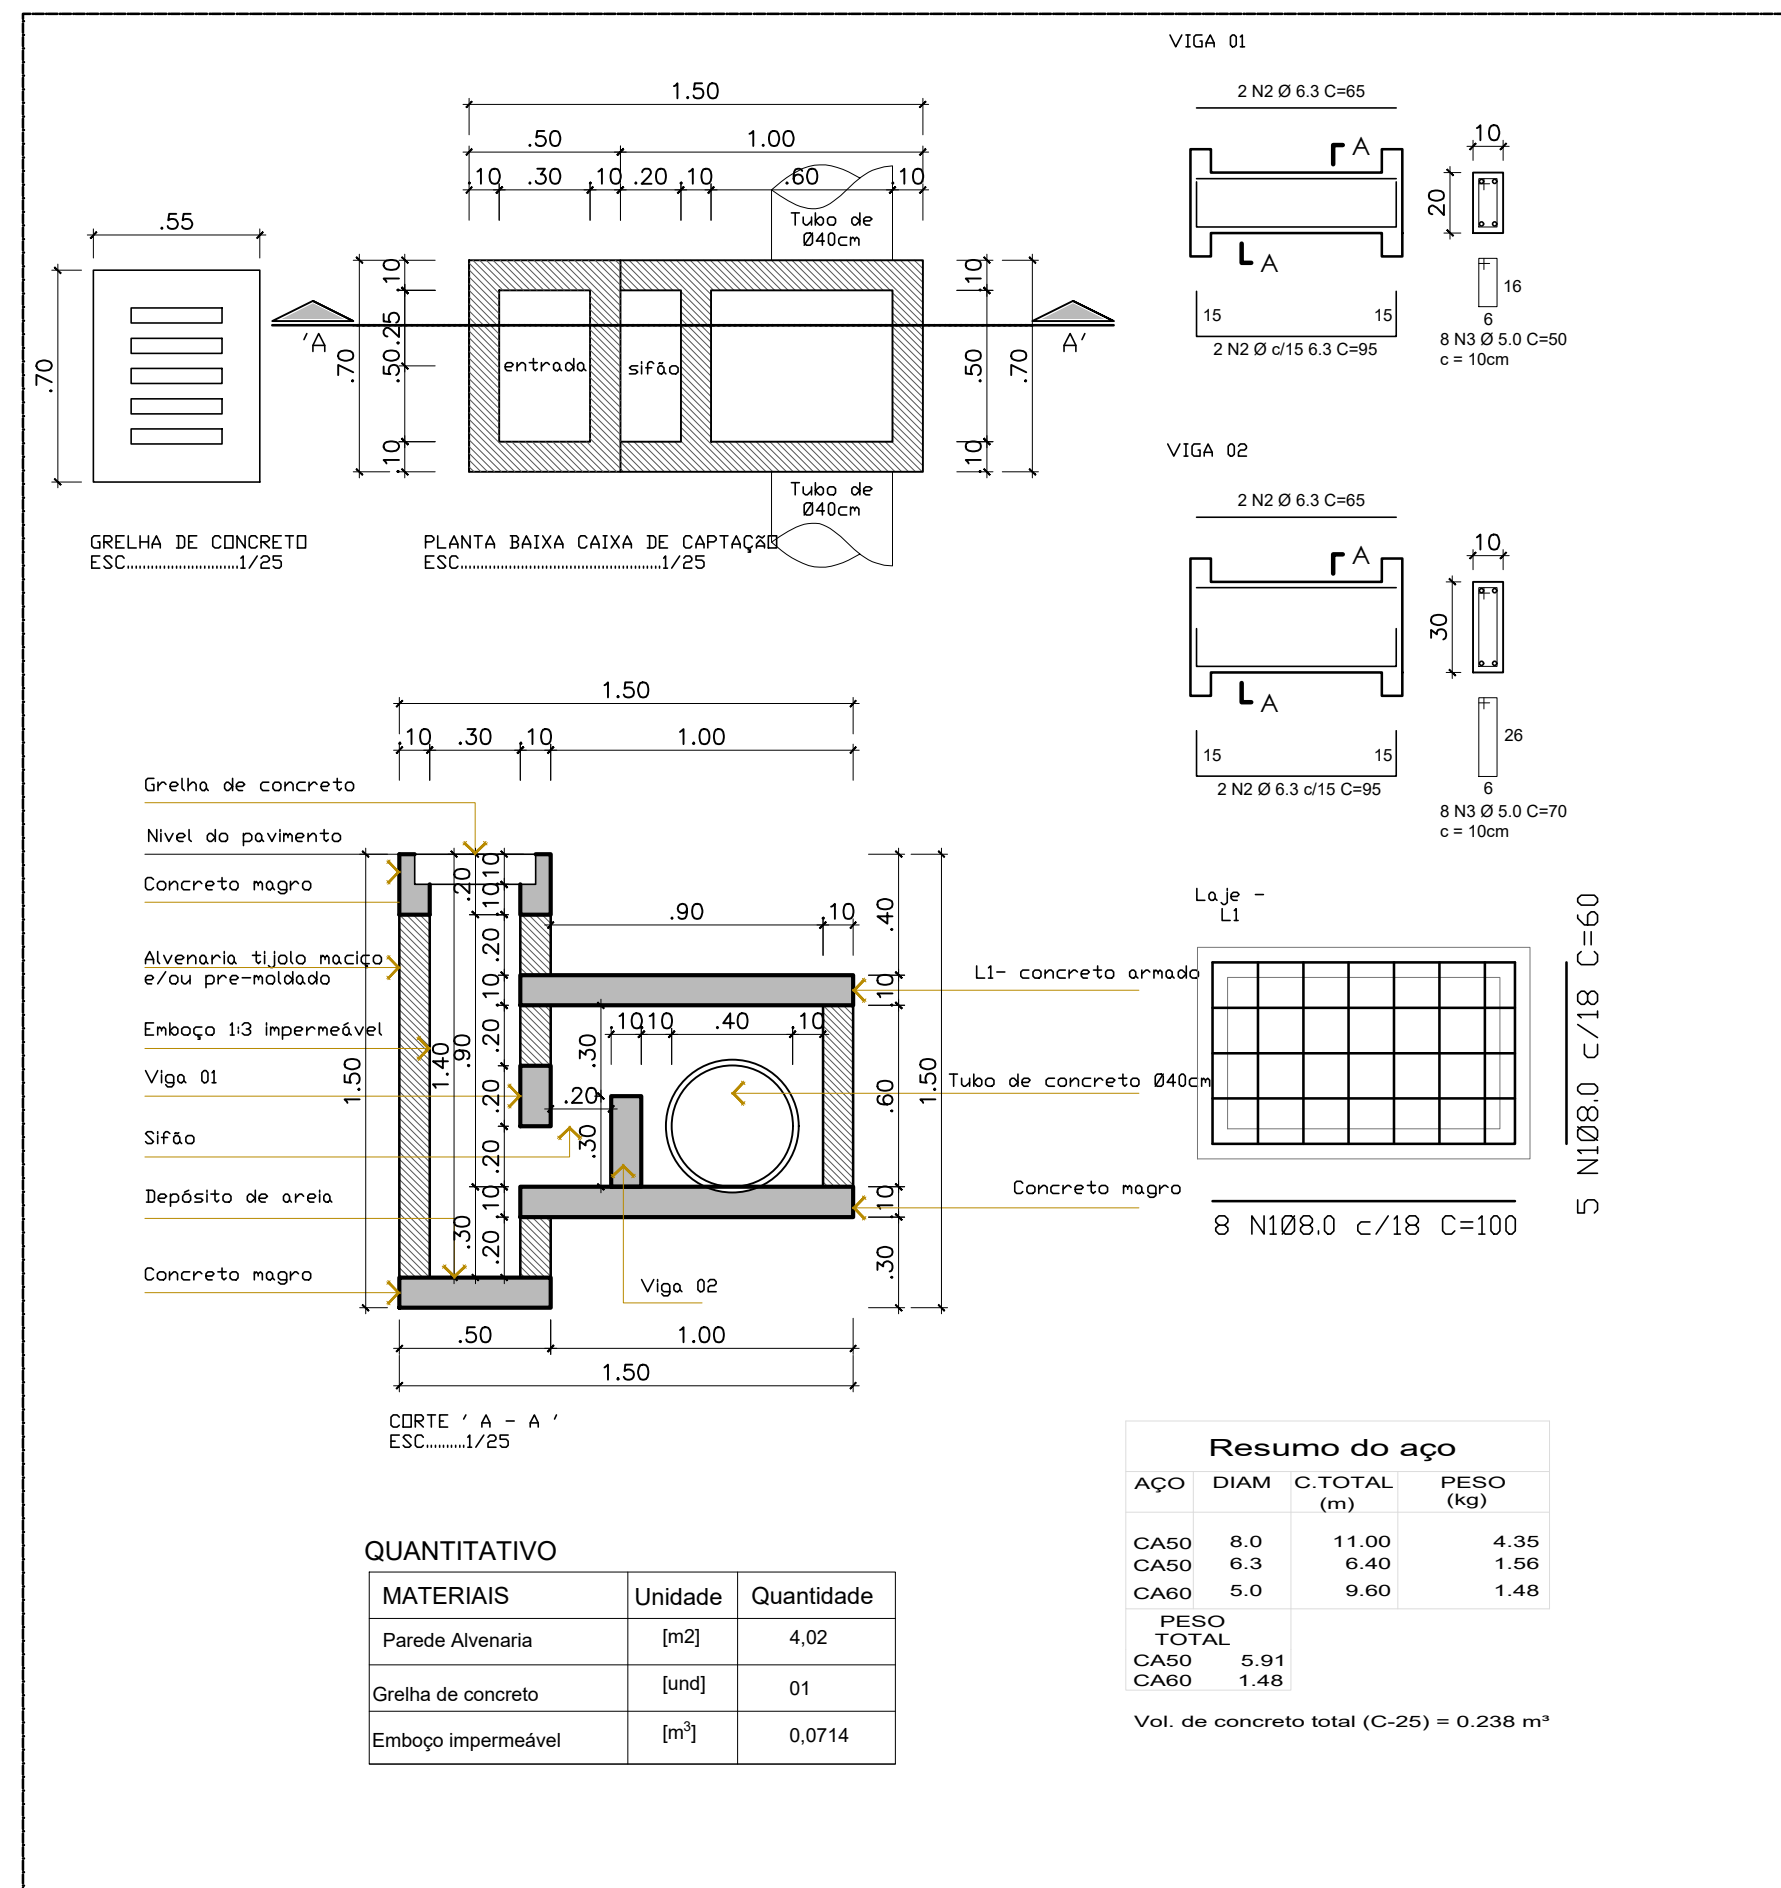

LEGENDA:

Código	Descrição	Unidades	Quantidade
	Tubo de Concreto PS-2 Ø40cm (Preencher vala com brita na via e aterro com solo no passeio)	m	162,00
	Tubo de Concreto Existente Ø 40cm	m	----
	Tubo de Concreto PS-2 Ø 50cm (preencher vala com brita)	m	68,00
	Tubo de Concreto Ø80cm Existente	m	----
	Caixa de Captação Det. 01	und	11
	Caixa de Inspeção tubo de Ø50 a 80cm Det.05	und	01
	Caixa de Junção tubo de Ø40cm Det.02	und	03
	Caixa de Junção tubo de Ø80cm Det.03	und	01
	Tubo de PVC Ø100mm	und	10
	Caixa de captação existente	und	----

Aprovações:

Representante Tomador: _____

Responsável técnico: _____

Revisão: _____ Alteração: _____ Desenhista: _____ Data: _____

02: _____

01: _____

00: Emissão Inicial _____ Eva 30/10/2025

PROJETO DE DRENAGEM - EXECUTIVO

Engenheiro(a): _____

Eva Scheila Mariani Esser
CREA/SC: 146919-8

Email: planejamento@ituporanga.sc.com.br

Proprietário: Prefeitura Municipal de Ituporanga CNPJ: 83.102.640/0001-30

Uso: PROJETO DRENAGEM Endereço da obra: Rua Pouso Redondo, Bairro Nossa Senhora de Fátima - Ituporanga - SC

Referência: Planta Baixa, seção 1 Pavimentação Rua Pouso Redondo
Caixa de captação - Detalhe 01

Desenho: Eva Área: _____ Data: Outubro / 2025 Prancha: A-1
Extensão: 179,66m Escala: Indicada
Total: 1.595,26m²

01/03